


MAPA DO CELÓW PROJEKTOWYCH  
skala 1:1000

Województwo: śląskie  
Powiat: raciborska  
Jednostka ewidencyjna: Nędza (241106\_2)  
Obręb: Nędza (241106\_2.0005)

Arkusz mapy zasadniczej:  
6.127.23.09.3/09.4/14.1/14.2 (układ 2000)  
poziom odniesienia: Kronsztadt86

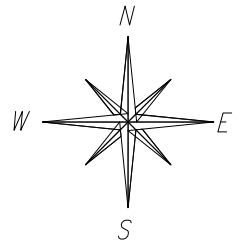

Nie wyklucza się istnienia w terenie innych nie wykazanych na mapie urządzeń sieci uzbrojenia terenu, które nie były zgłoszone do inwentaryzacji powykonawczej.  
Mapa bez uzgodnień branżowych.

Granice wniesiono na podstawie numerycznej i analogowej mapy ewidencji gruntów.  
Do celów prawnych granice działek wymagają ustalenia w terenie.  
Mapa niniejsza służy do projektu sieci uzbrojenia terenu.  
Brak uzgodnień ZUDP z okresu ostatnich 3 lat.  
Nie badano służebności gruntowych.

Nie wszystkie dane ewidencyjne wykazane na niniejszej mapie spełniają wymagania dokładnościowe określone w przepisach.

SG.6642.2.1062.2017


Racibórz, dnia 09.11.2017 r.

- zakres aktualizacji
- granice działek
- - - granice konturów klasyfikacyjnych
- - - linie rozgraniczające z MPZP

BIURO USŁUG GEODEZYJNYCH  
AZYMUT Marek Sebastian  
ul. Szczecińska 16, 47-400 Racibórz  
tel. (032) 414 03 03, 606 443 329  
marek.sebastian\_xi@wp.pl  
NIP 639-134-04-52

**OZNACZENIA:**

- - - przewód wodociągowy odprowadzający wodę ze zbiornika
- przewód wodociągowy zasilający zbiornik
- przewód spustowy wody do rowu

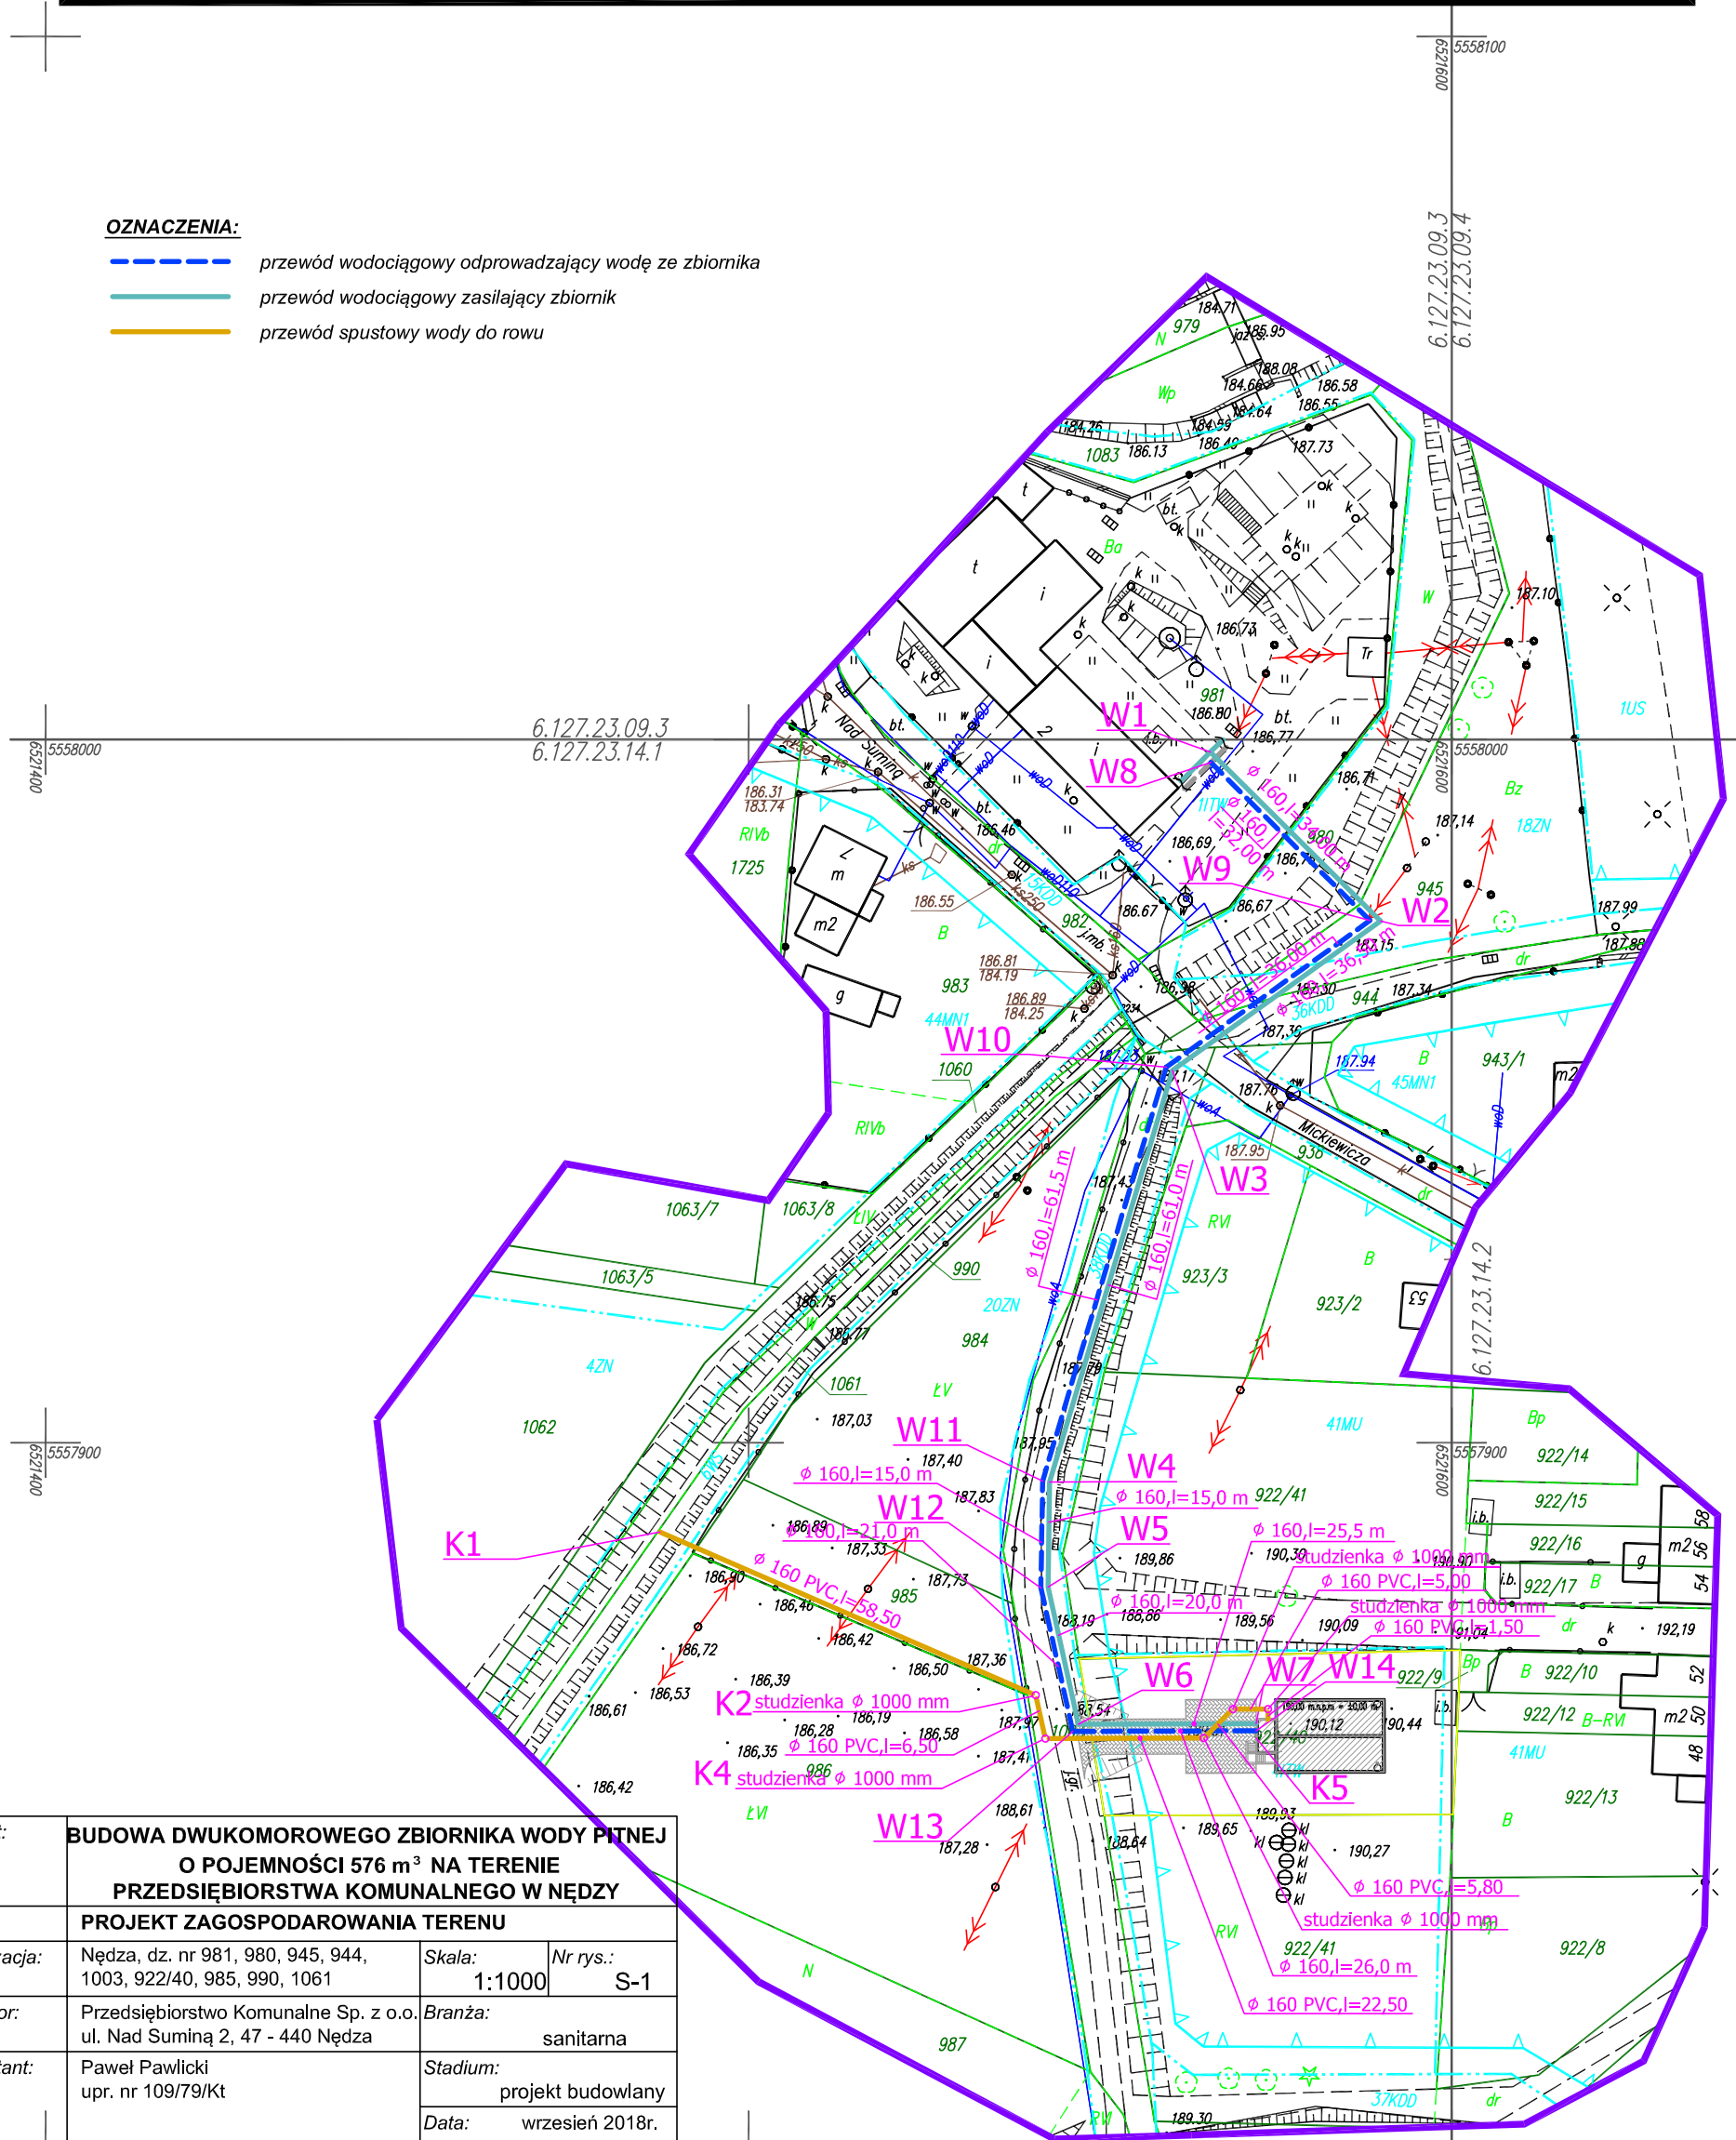

Projekt:	<b>BUDOWA DWUKOMOROWEGO ZBIORNIKA WODY PITNEJ O POJEMNOŚCI 576 m<sup>3</sup> NA TERENIE PRZEDSIĘBIORSTWA KOMUNALNEGO W NĘDZY</b>		
Temat:	<b>PROJEKT ZAGOSPODAROWANIA TERENU</b>		
Lokalizacja:	Nędza, dz. nr 981, 980, 945, 944, 1003, 922/40, 985, 990, 1061	Skala:	Nr rys.: 1:1000 S-1
Inwestor:	Przedsiębiorstwo Komunalne Sp. z o.o., ul. Nad Suminą 2, 47 - 440 Nędza	Branża:	sanitarna
Projektant:	Paweł Pawlicki upr. nr 109/79/Kt	Stadium:	projekt budowlany
		Data:	wrzesień 2018r.